


PLANTA PAVIMENTO TÉRREO/ ALTERAÇÃO
ESCALA 1: 50

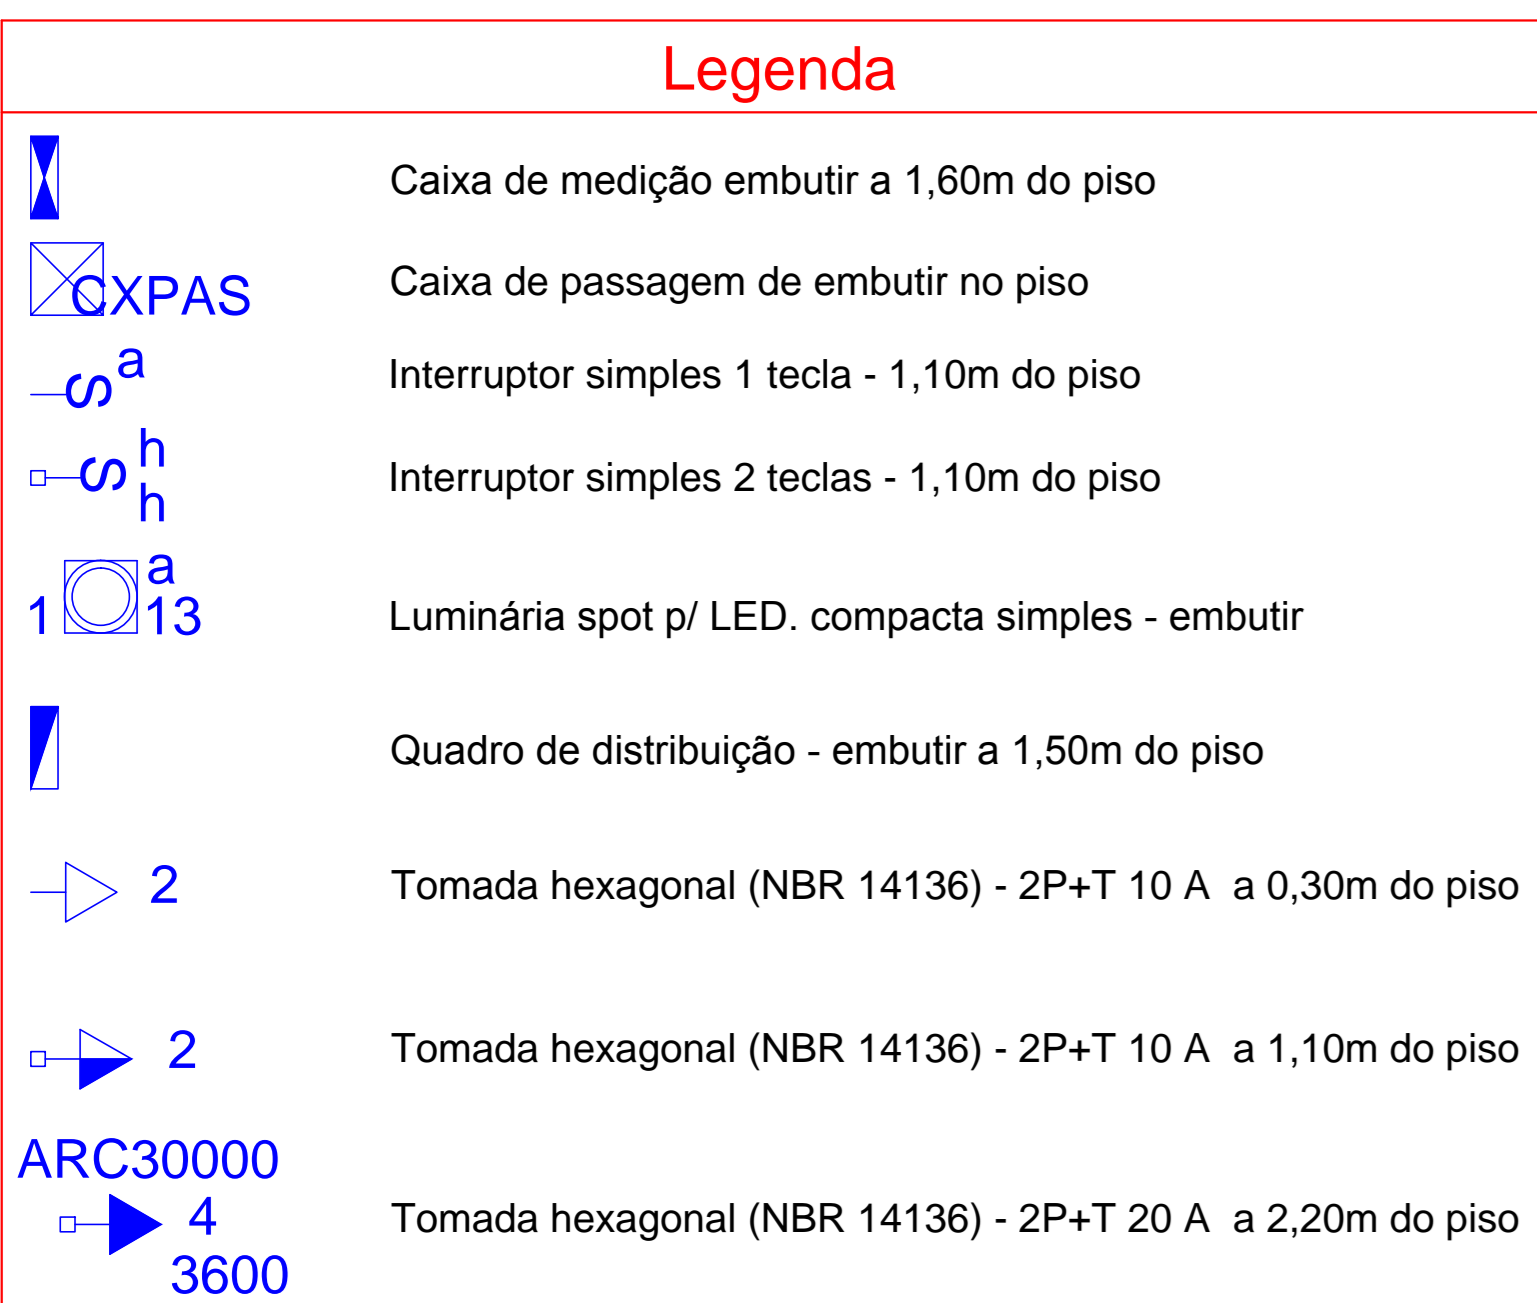

Legenda das indicações

CXPAS	Caixa de passagem aço pintada - 400x400x150mm
ARC30000	Tomada - uso específico - Condicionador de ar 30000BTU

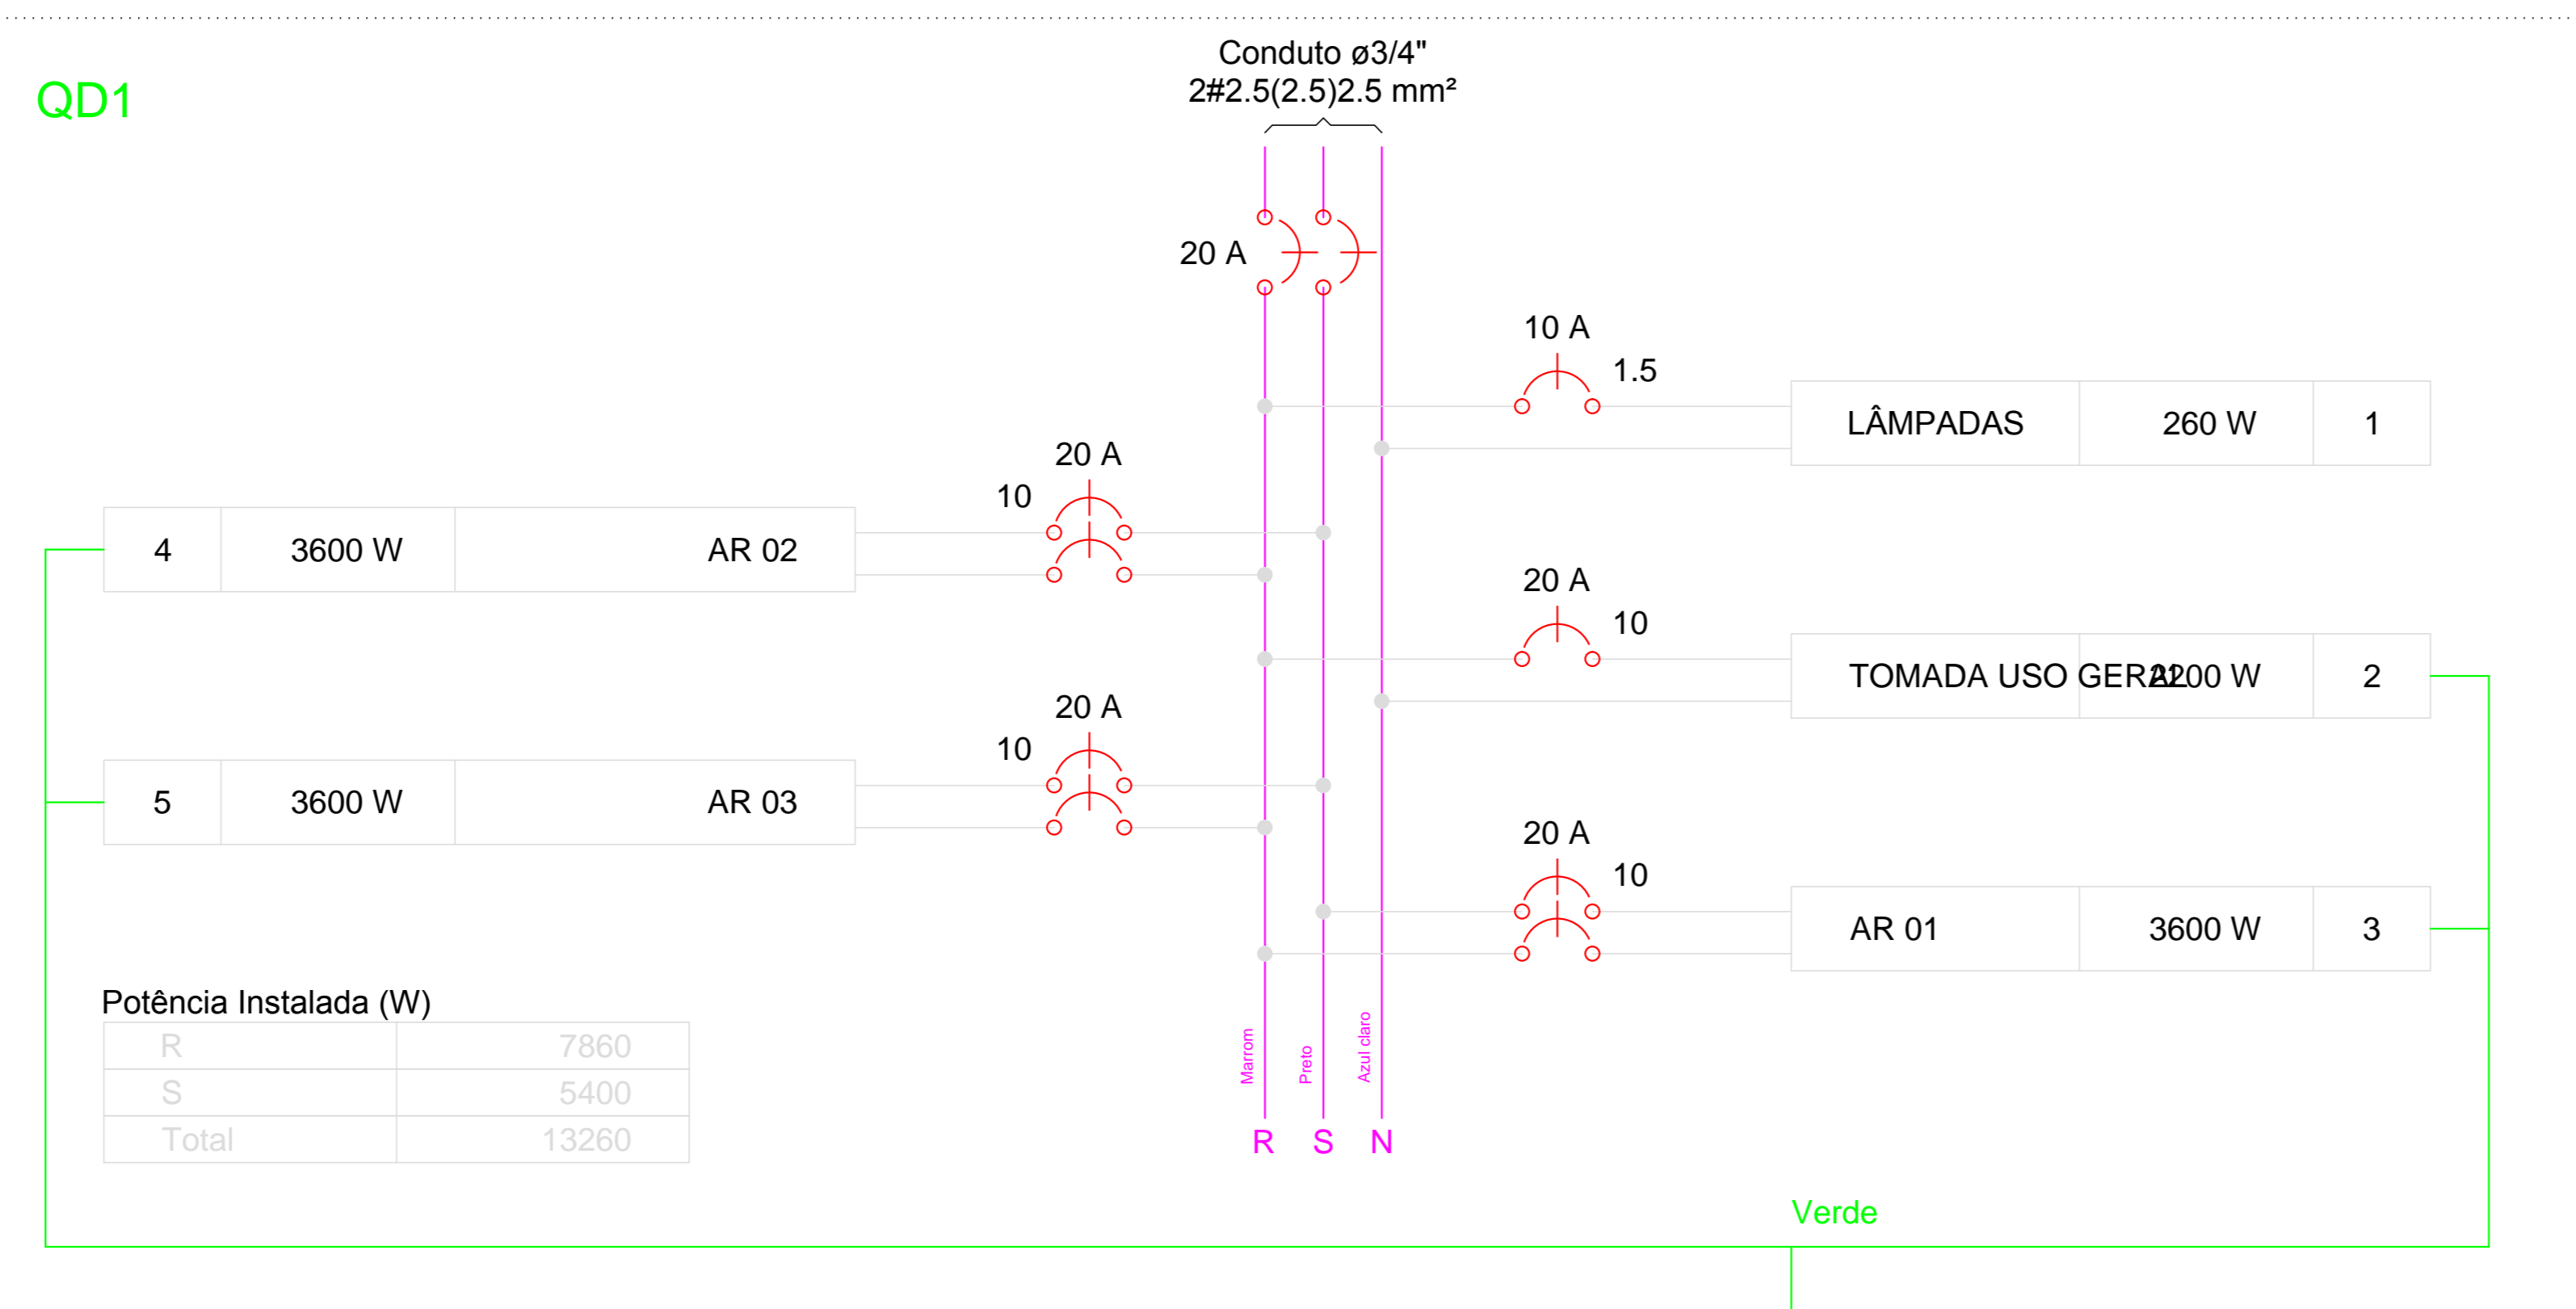


DIAGRAMA MULTIFILAR
ESCALA 1: 50

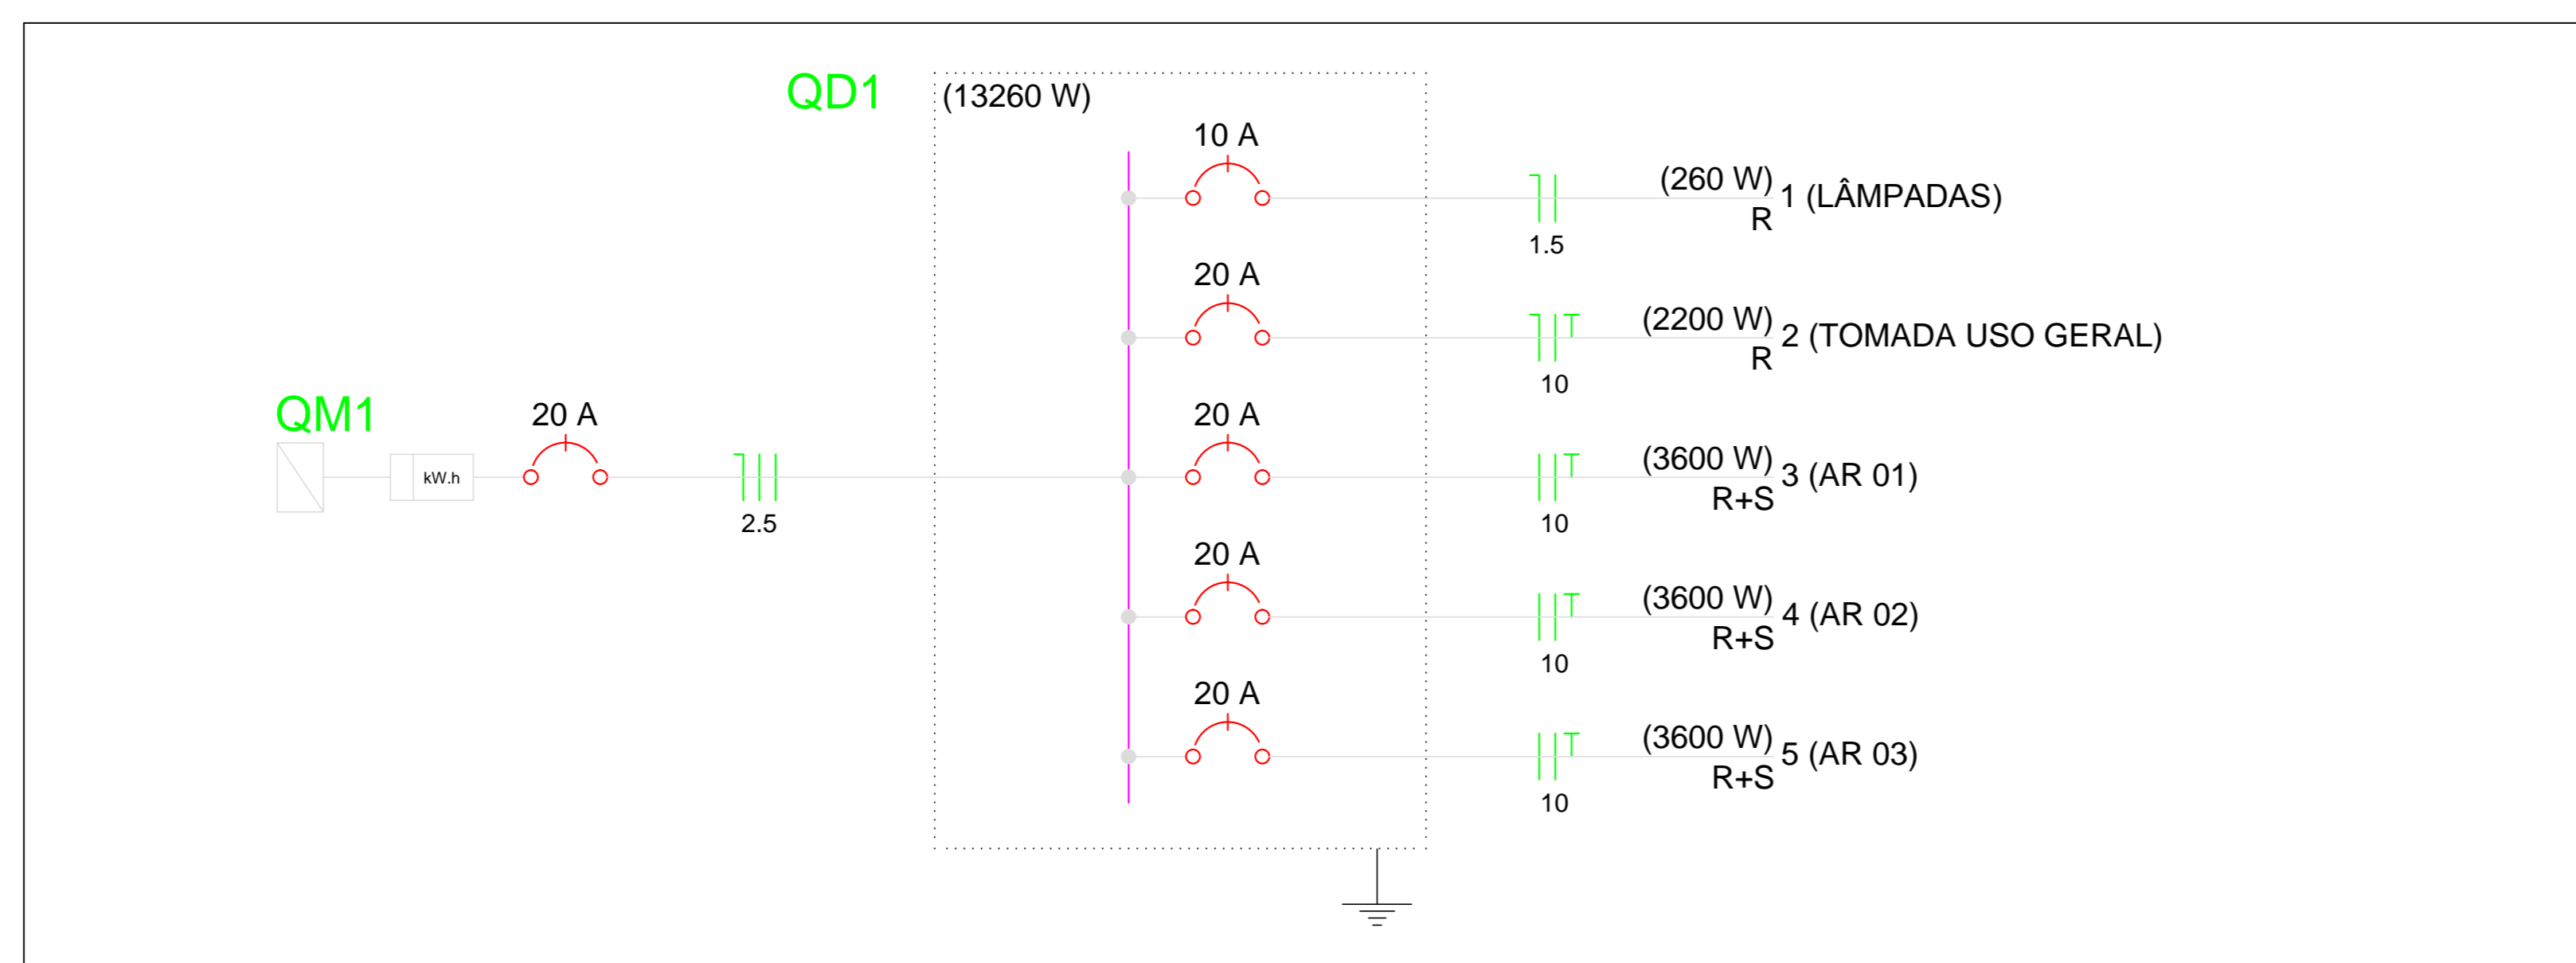


DIAGRAMA UNIFILAR
ESCALA 1: 50

Legenda Detalhada

	Caixa de medição embutir a 1,60m do piso
	Dispositivo de Proteção
	Disjuntor Unipolar Termomagnético - norma DIN 20 A 1 pç
	Quadro de medição - CPFL
	Unidade consumidora individual - embutir
	Caixa medição tipo IV - Bifásica 1 pç
	Caixa de passagem de embutir no piso
	Caixa de passagem - embutir
	Aço pintada (ref Brum) 400x400x150 mm 1 pç
	Interruptor simples 1 tecla - 1,10m do piso
	Interruptor simples 2 teclas - 1,10m do piso
	Acessórios p/ eletrodutos
	Caixa PVC 4x2" 1 pç
	Dispositivo Elétrico - embutido
	Placa 2x4" 1 pç
	Placa p/ 1 função retangular S/ placa 1 pç
	Interruptor 1 tecla simples 1 pç
	Interruptor simples 2 teclas - 1,10m do piso
	Acessórios p/ eletrodutos
	Caixa PVC 4x2" 1 pç
	Dispositivo Elétrico - embutido
	Placa 2x4" 1 pç
	Placa p/ 2 funções retangulares S/ placa 1 pç
	Interruptor 2 teclas simples 1 pç
	Luminária tipo. Paflon de embutir, c/ 1 lâmpada LED
	Acessórios p/ eletrodutos
	Caixa PVC octogonal 3x3" 1 pç
	Luminária e acessórios
	Luminária embutir p/ compacta simples 1 pç
	Reator eletromagnético p/ fluorescente compacta 1x30 W 1 pç
	Soquete base GX 23 1 pç
	Lâmpada led Compacta reator não integrado - simples 30 W 1 pç
	Quadro de distribuição - embutir a 1,50m do piso
	Dispositivo de Proteção
	Disjuntor Unipolar Termomagnético - norma DIN 10 A 1 pç
	20 A 4 pç
	Quadro distrib. chapa pintada - embutir
	Barr. bif., no Fuse+disj. geral - UL (Ref. Cemar) Cap. 12 disj. unip. - In barr. 100 A 1 pç
	Tomada hexagonal (NBR 14136) - 2P+T 10 A a 0,30m do piso
	Acessórios p/ eletrodutos
	Caixa PVC 4x2" 1 pç
	Dispositivo Elétrico - embutido
	Placa 2x4" 1 pç
	Placa p/ 1 função S/ placa 1 pç
	Tomada hexagonal (NBR 14136) 2P+T 10A 1 pç
	Tomada hexagonal (NBR 14136) - 2P+T 10 A a 1,10m do piso
	Acessórios p/ eletrodutos
	Caixa PVC 4x2" 1 pç
	Dispositivo Elétrico - embutido
	Placa 2x4" 1 pç
	Placa p/ 1 função S/ placa 1 pç
	Tomada hexagonal (NBR 14136) 2P+T 10A 1 pç
	Tomada hexagonal (NBR 14136) - 2P+T 20 A a 2,20m do piso
	Acessórios p/ eletrodutos
	Caixa PVC 4x2" 1 pç
	Dispositivo Elétrico - embutido
	Placa 2x4" 1 pç
	Placa p/ 1 função S/ placa 1 pç
	Tomada hexagonal (NBR 14136) 2P+T 20A 1 pç

Lista de Materiais

Acessórios p/ eletrodutos	
Caixa PVC 4x2"	35 pç
Caixa PVC octogonal 3x3"	20 pç
Cabo Unipolar (cobre)	
Isol. HEPR - ench. EVA - 0,6/1kV (ref. Pirelli Afumex)	
16 mm²	12.30 m
2.5 mm²	50.40 m
1.5 mm²	229.90 m
10 mm²	668.10 m
Caixa de passagem - embutir	
Aço pintada (ref Brum) 400x400x150 mm	1 pç
Dispositivo Elétrico - embutido	
Placa 2x4"	
Placa p/ 1 função	25 pç
Placa p/ 1 função retangular	8 pç
Placa p/ 2 funções retangulares	2 pç
S/ placa	
Interruptor 1 tecla simples	8 pç
Interruptor 2 teclas simples	2 pç
Tomada hexagonal (NBR 14136) 2P+T 10A	22 pç
Tomada hexagonal (NBR 14136) 2P+T 20A	3 pç
Dispositivo de Proteção	
Disjuntor Unipolar Termomagnético - norma DIN 10 A	1 pç
20 A	4 pç
63 A	1 pç
Eletroduto PVC flexível 3/4"	
Eletroduto leve	225.60 m
Luminária e acessórios	
Luminária tipo. Paflon de sobrepor, c/ 1 lâmpada LED simples	20 pç
Reator eletromagnético p/ fluorescente compacta 1x30W	20 pç
Soquete base GX 30	20 pç
Lâmpada fluorescente	
Compacta reator não integrado - LED - simples 30 W	20 pç
Quadro de medição - CPFL	
Unidade consumidora individual - embutir	
Caixa medição tipo IV - Bifásica	1 pç
Quadro distrib. chapa pintada - embutir	
Barr. bif., no Fuse+disj. geral - UL (Ref. Cemar) Cap. 12 disj. unip. - In barr. 100 A	1 pç

PREFEITURA DE BALSAMO

RUA RIO DE JANEIRO, 695 - CENTRO
CEP: 15-140-000 - TEL: (17) 3264-1209
CNPJ- Nº 45.142.353/0001-64

ELÉTRICO

P-5

REFORMA E AMPLIAÇÃO DO CENTRO DE FISIOTERAPIA
TÍTULO
RUA PARANÁ - CENTRO BALSAMO
LOCAL

DATA
JULHO DE 2020

CARLOS EDUARDO CARMONA LOURENÇO
PREFEITO MUNICIPAL

ESCALA
INDICADA

JOSÉ CÂNDIDO SOLER LOURENÇO
ENGENHEIRO CIVIL CREA/SP. 060.085.356-8
ART. Nº: 28027230200736505

LOCALIZAÇÃO